



Plans Techniques

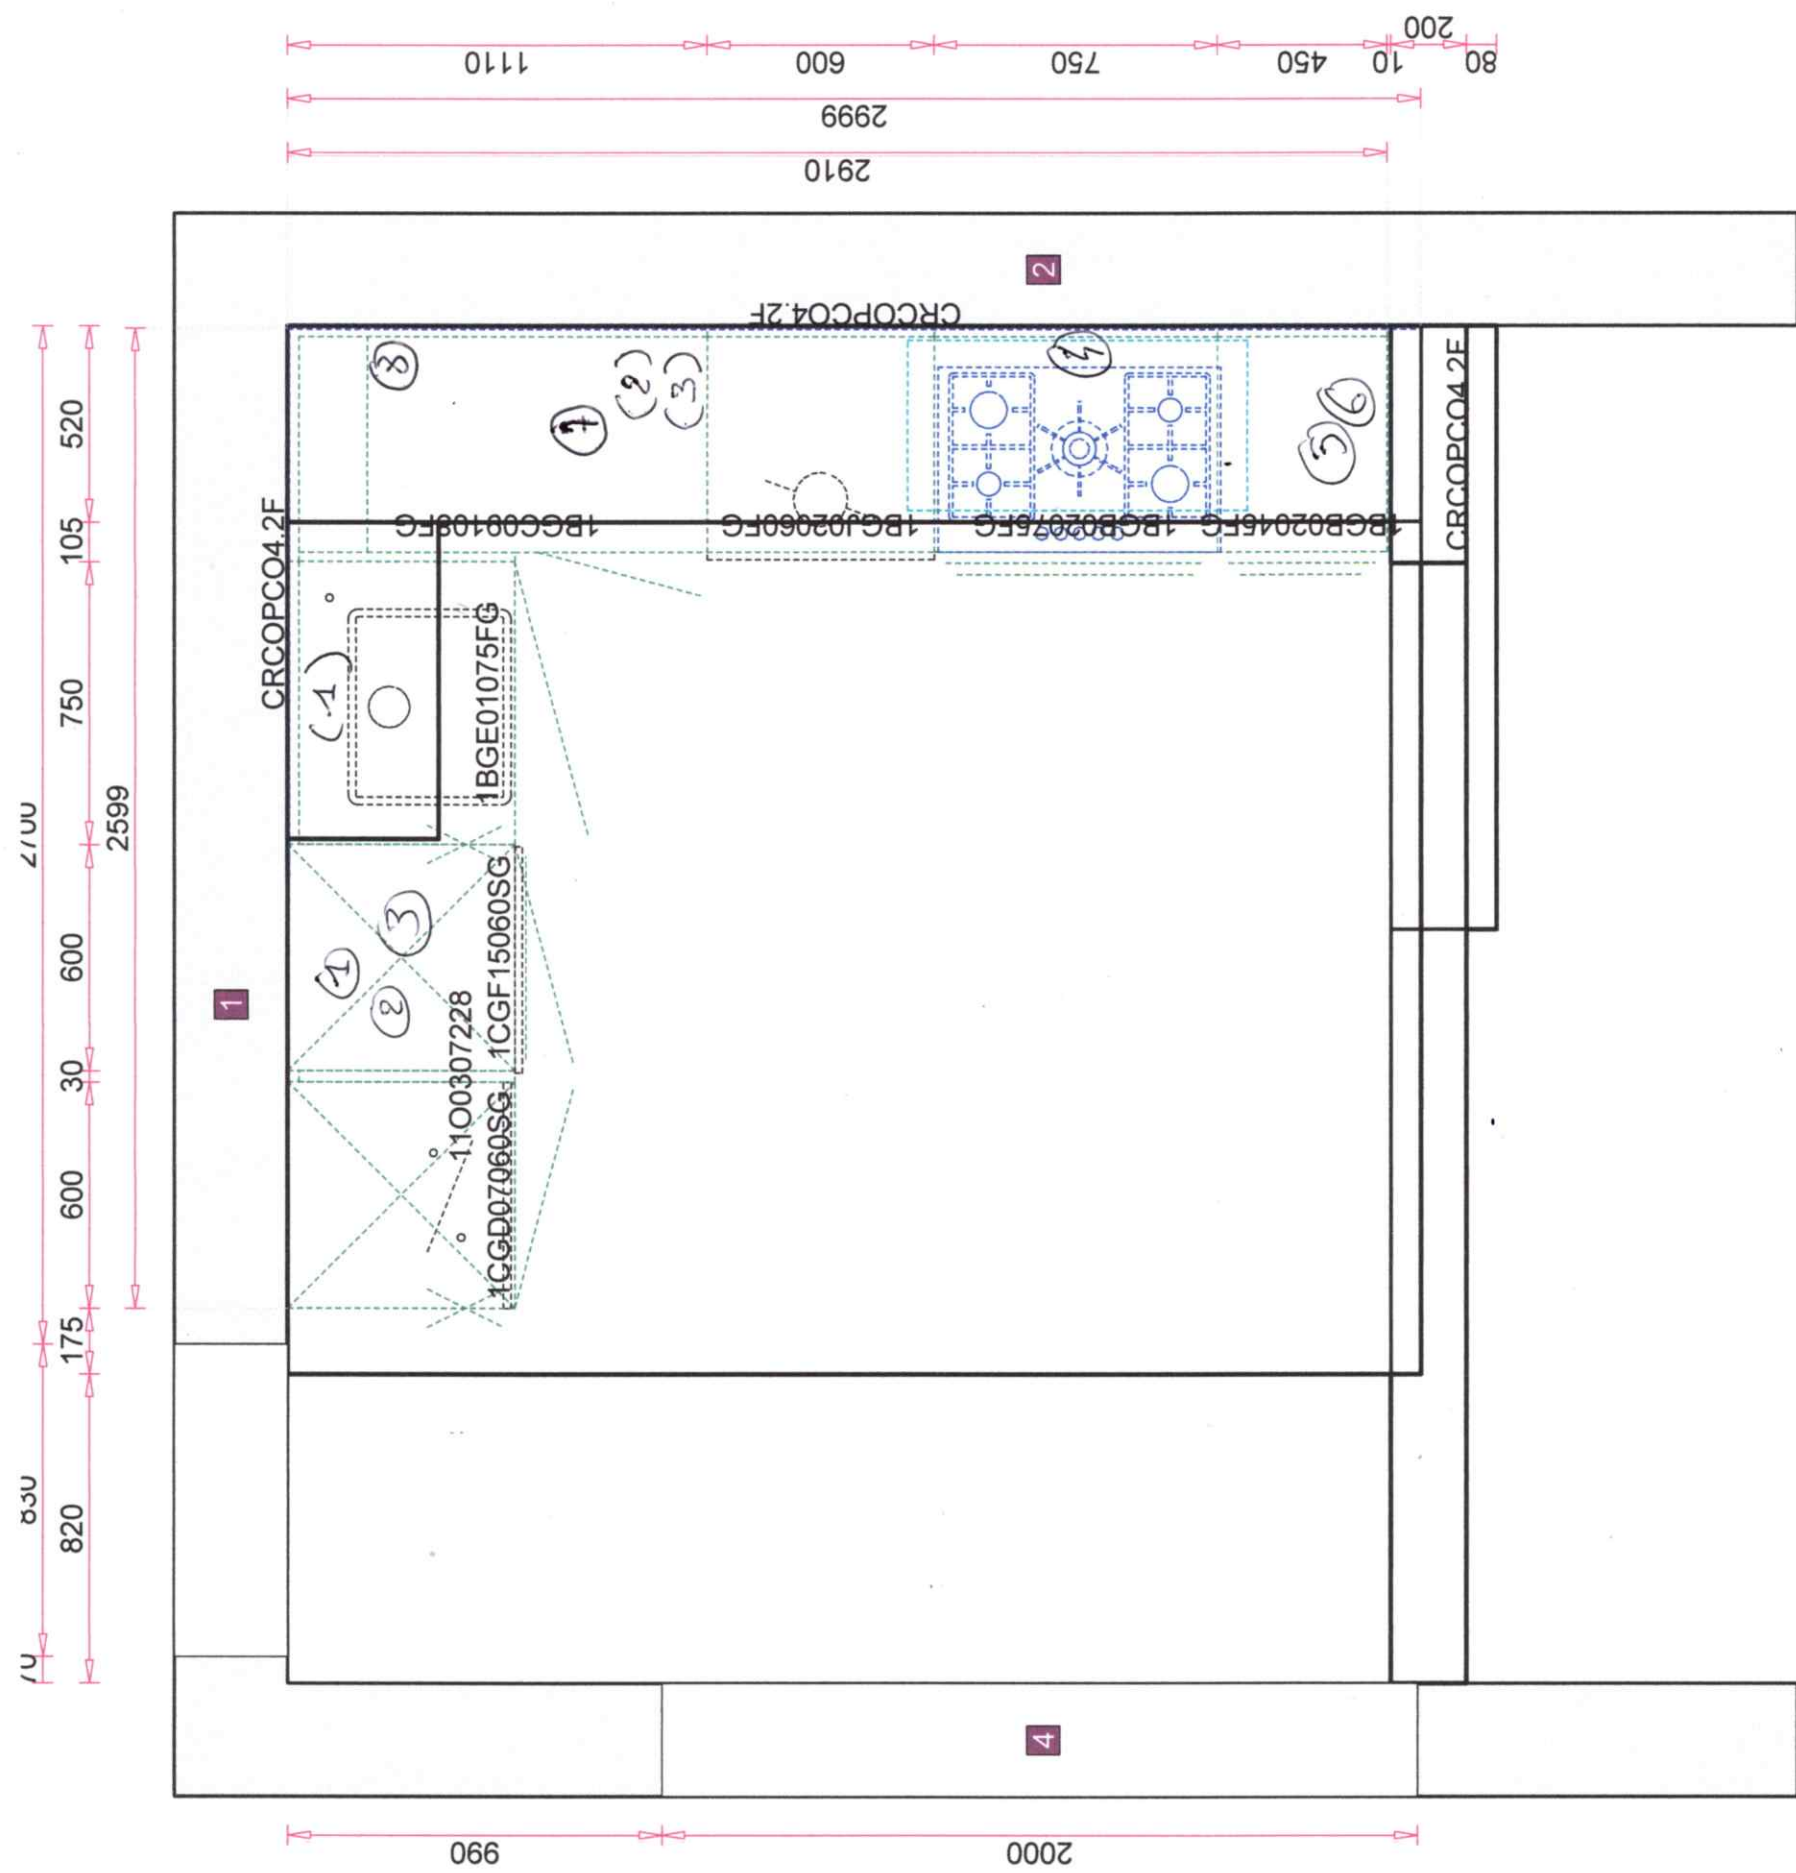

Siret: 803528751 00016 - TVA: FR-77 803528751
 2 rue Bauglier - 79000 NIORT
 eurl au capital de 7000 €
 cuisines, bains, aménagements...
 divieronrree@art-de-vie.com
 Tél: 05 49 08 24 09

(1) A 1000 du mur
eau chaude eau froide
eau usé

Rampier

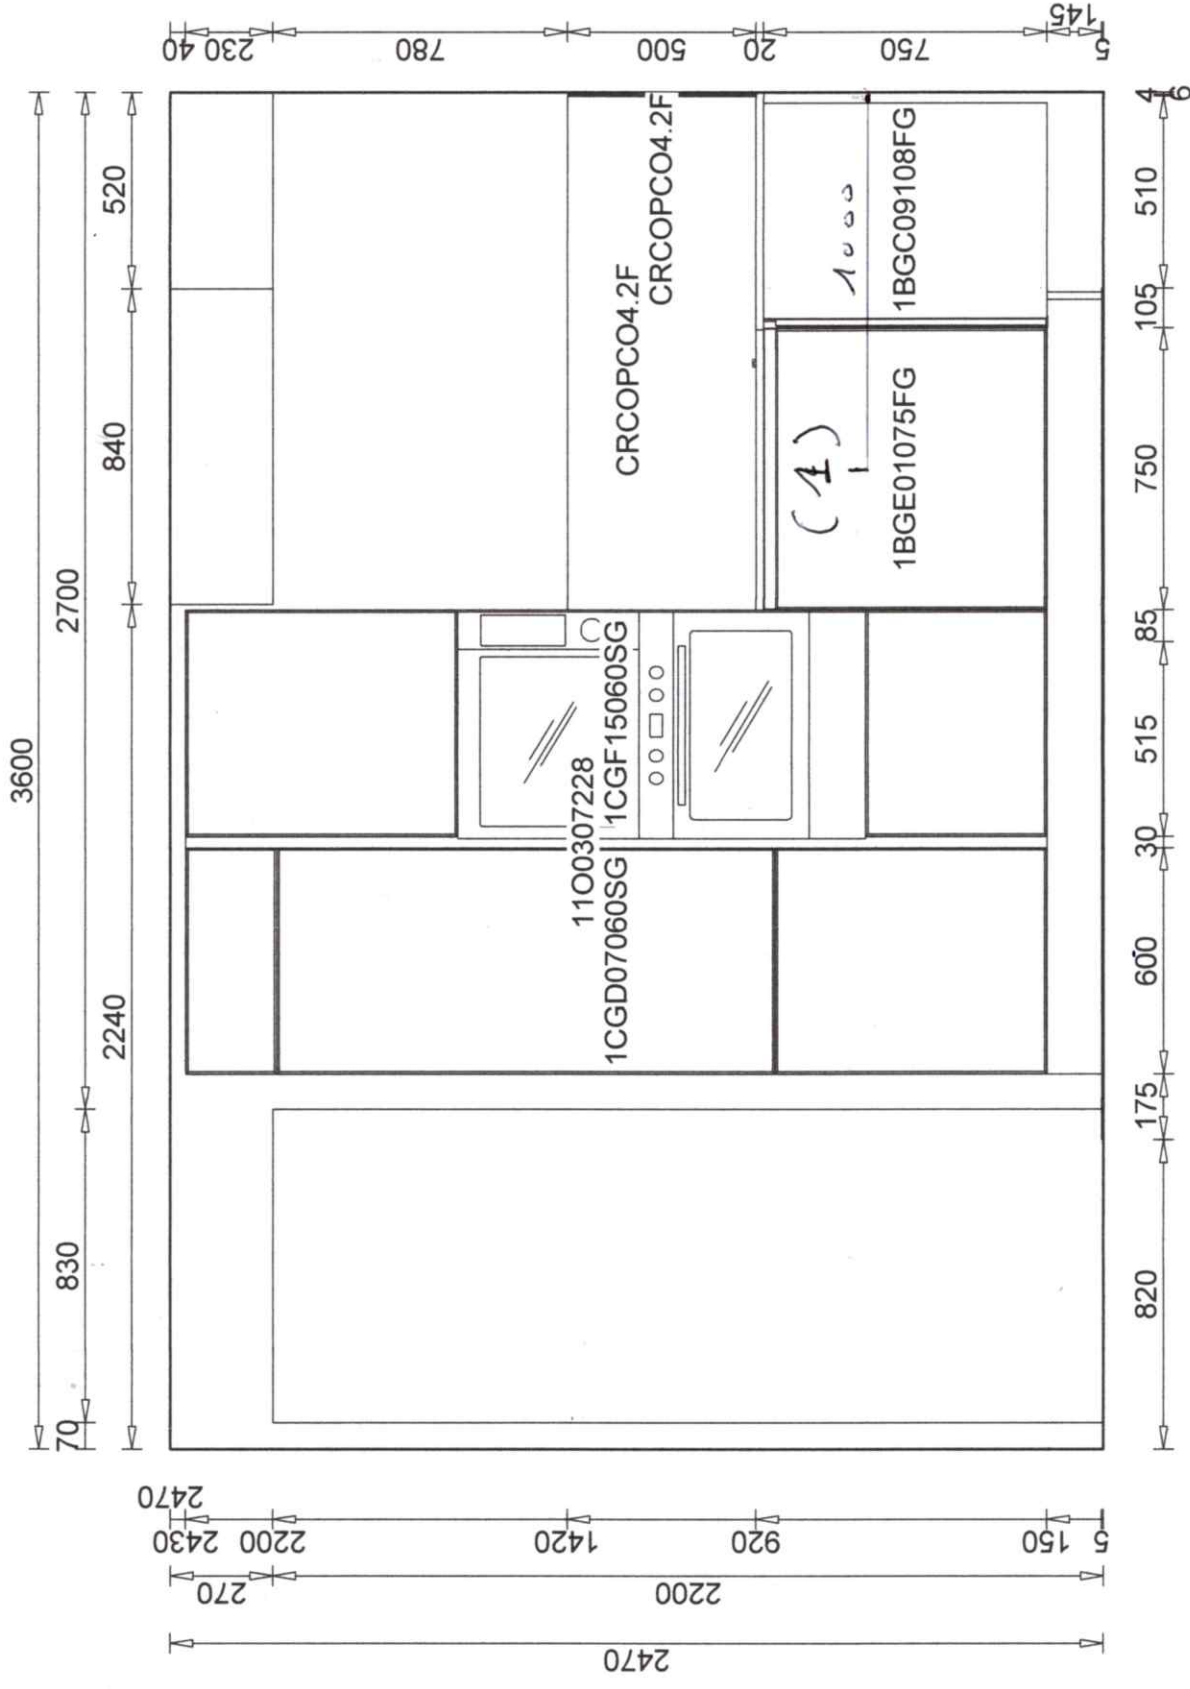


 Olivier Baugier
 Tél: 05 49 08 24 09
 2 rue Baugier - 79000 NIORT
 olivierbaugier@art-de-vie.com
 TVA: FR 77 803528751
 Siret: 803528751 00016 - TVA: FR 77 803528751
 cuisines, bains, menuiseries...


Echelle: 1:20 (A3)

Seuls les plans techniques et élévations à l'échelle sont contractuels

plomberie

(2) A 950 du (un cross et Robinet Arnet LV

(3) A 1000 du (un Robinet Arnet 642
(700 de HT)

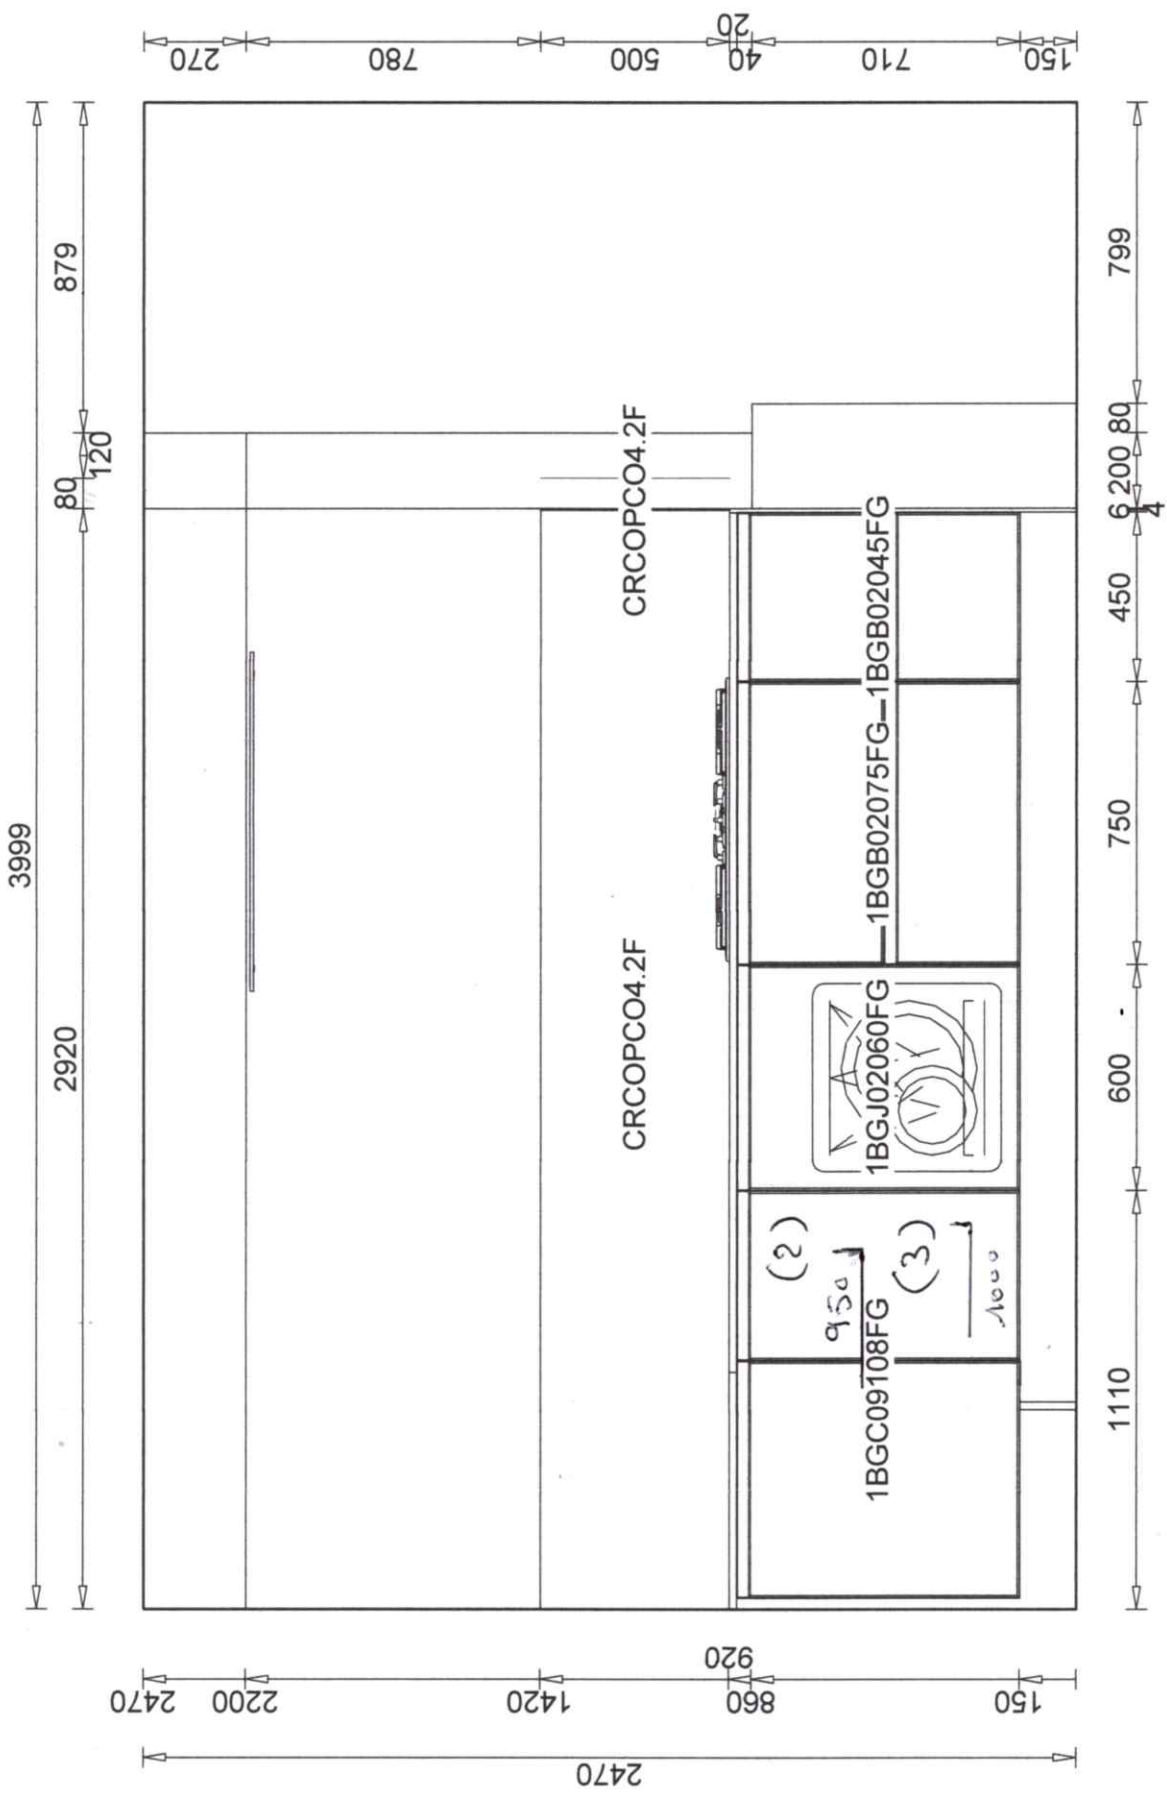

plomberie

2 rue Baugier - 79000 NIORT
 olivier@art-de-vie.com
 Tél: 05 49 08 24 03
 Siret: 80353871 00016 - TVA: FR 77 80353871
 cuisines, bains, aménagments...


Echelle: 1:20 (A3)

① A 1700 du mur 400 de HT prise pays 16A

② A 1700 du mur 400 de HT prise four 204

③ A 1700 du mur 1800 de HT prise pain Combinié 204

Electrote

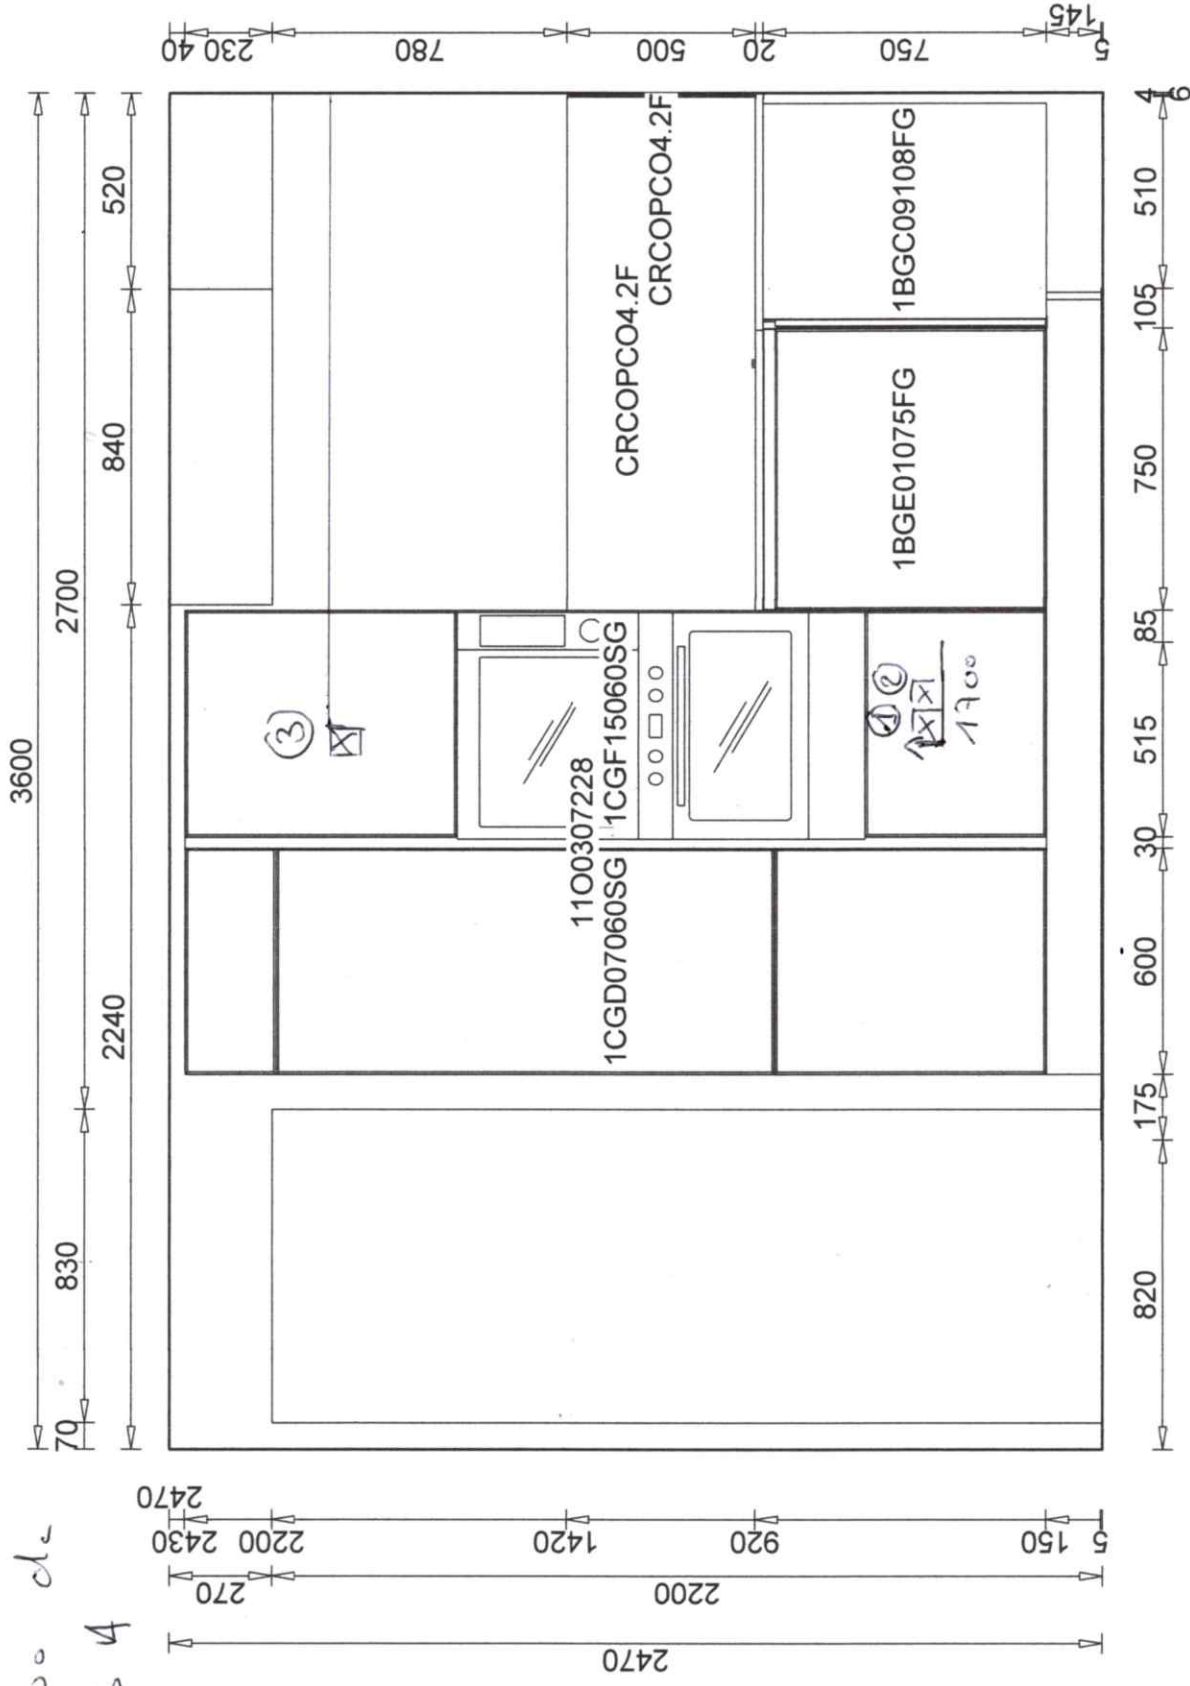



 Olivier Bonnet Architecte

 2 rue Baugrier - 79000 NIORT

 Tel: 03 49 08 24 09

 eurl au capital de 7000 €

 clients, biens, ameublements...

 SIRET: 803538751 00016 - TVA: FR 77 803538751

Echelle: 1:20 (A3)

Seuls les plans techniques et élévations à l'échelle sont contractuels